



PLANTA BAIXA

UNIDADE BÁSICA DE SAÚDE - DISTRITO DE QUITÉRIA
 ÁREA : 308,81 m²

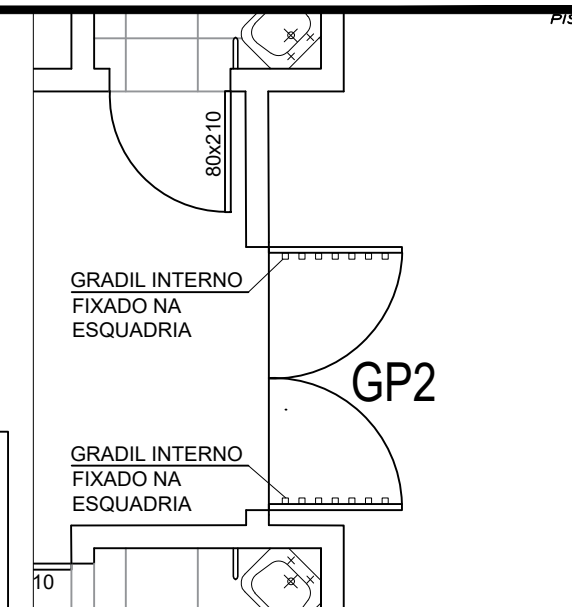


Detalhe GP2
S/ESC

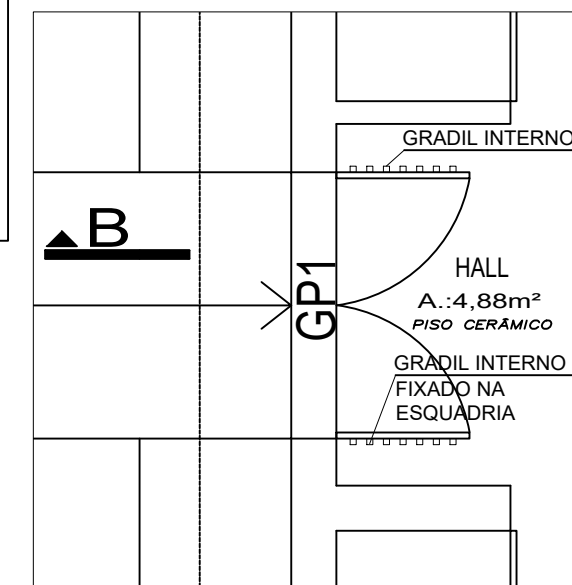

Detalhe GP1
S/ESC

GRADE NAS ESQUADRIAS

GRADES	TAMANHO(mm)	LOCALIZAÇÃO DA GRADE	QUANTIDADE	ITEM DA PO
GJ1	1000Lx1400H	INTERNA	08	1.3
GJ2	1400Lx1050H	INTERNA	07	1.4
GJ3	800Lx800H	INTERNA	05	1.5
GJ4	1000Lx1000H	INTERNA	01	1.6
GP1	1760Lx2100H	INTERNA-2 FOLHAS	01	1.1
GP2	1760Lx2100H	INTERNA-2 FOLHAS	01	1.1
GP3	870Lx2160H	INTERNA	01	1.2

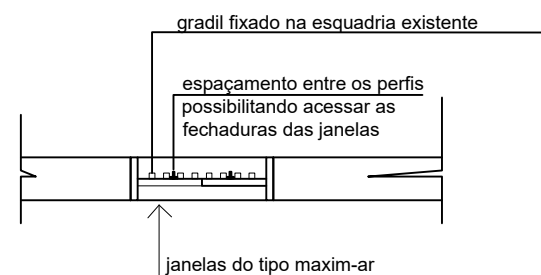

Detalhe janelas

UNIDADE BÁSICA DE SAÚDE - TIPO I



ASSUNTO
PREFEITURA MUNICIPAL DE SÃO JERÔNIMO
 UNIDADE BÁSICA DE SAÚDE DA QUITÉRIA - AQUISIÇÃO DE GRADIL PORTAS E JANELAS

RESPONSÁVEL TÉCNICO FISCAL DA OBRA
 ARQ. E URB. TAIANE DE OLIVEIRA
 CAU RS A 56040-5

GESTOR RESPONSÁVEL
 ÉDERSON PIZZIO
 SECRETÁRIO MUNICIPAL DE SAÚDE

PRANCHA
 02

DESCRIÇÃO
PLANTA BAIXA GRADIL A EXECUTAR

ESCALA
 1: 100

ÁREA:
 308,81M²

DATA
 MAIO/2023